


LEGENDA	
	PROJEKTOWANE PRZYŁĄCZE KANALIZACYJNE - KANAL GRAWITACYJNY
	PROJEKTOWANE PRZYŁĄCZE KANALIZACYJNE - KANAL TŁOCZNY
	PROJEKTOWANA PRZEPOMPOWNIA ŚCIEKÓW
	PLANKI CHARAKTERYSTYCZNE PROJEKTOWANEGO PRZYŁĄCZA KANALIZACYJNEGO

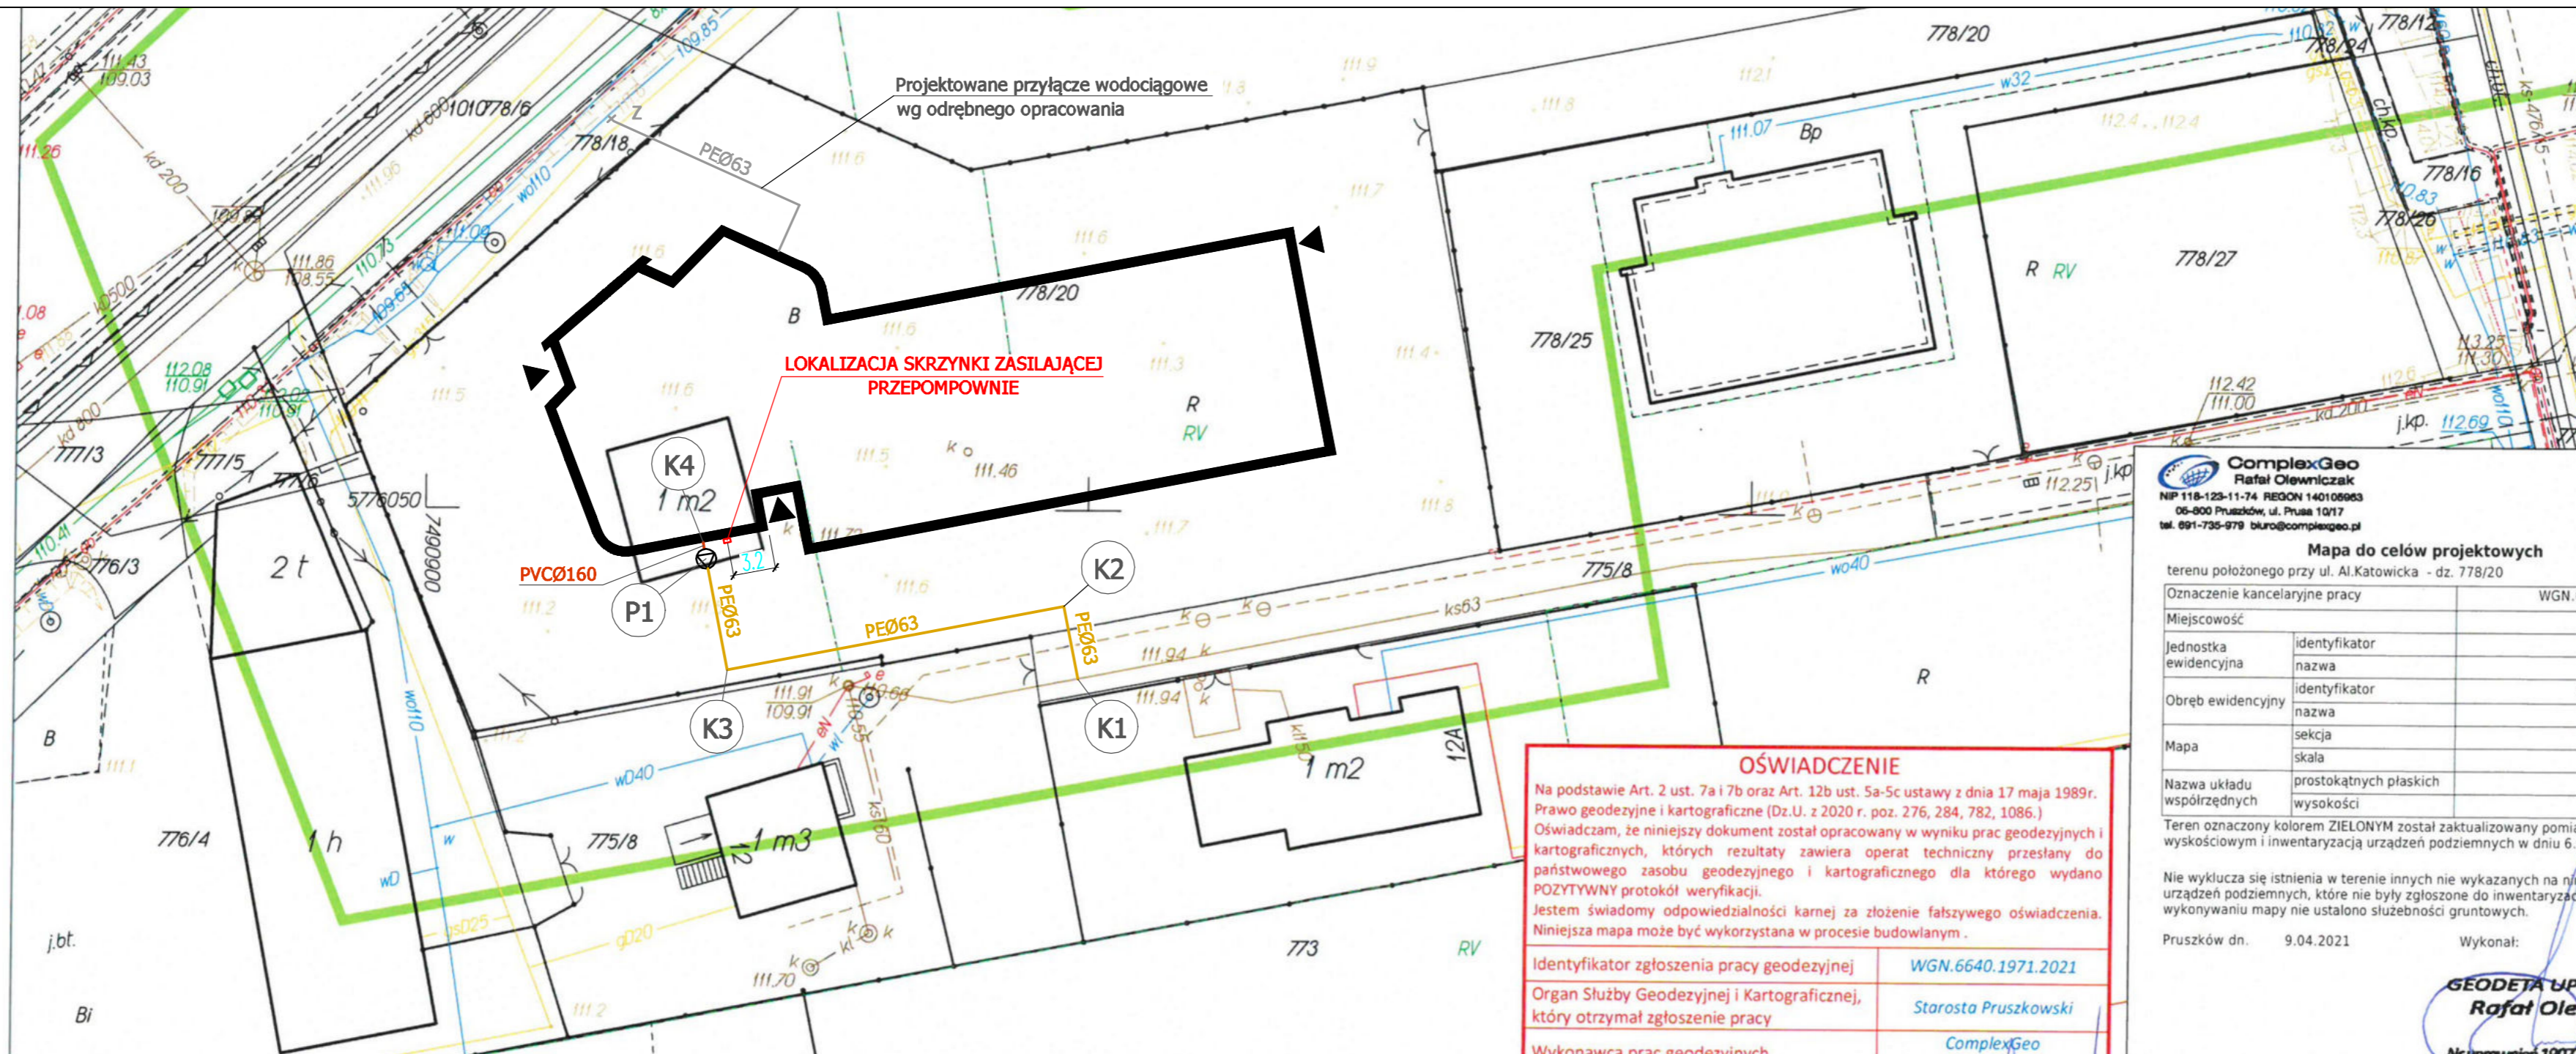

Projektowane przyłącze wodociągowe wg odrębnego opracowania

LOKALIZACJA SKRZYŃKI ZASILAJĄCEJ PRZEPOMPOWNI

**ComplexGeo**  
Rafał Olewniczak  
NIP 118-123-11-74 REGON 140109663  
06-800 Pruszków, ul. Prusa 10/17  
tel. 691-735-979 biuro@complexgeo.pl

**Mapa do celów projektowych**  
terenu położonego przy ul. Al.Katowicka - dz. 778/20

Oznaczenie kancelaryjne pracy	WGN.6640.1971.2021
Miejscowość	Nadarzyn
Jednostka ewidencyjna	identyfikator 142105_2 nazwa Nadarzyn
Obręb ewidencyjny	identyfikator 142105_2.0019 nazwa Wolica
Mapa	sekcja numeryczna skala 1 : 500
Nazwa układu współrzędnych	prostokątnych płaskich PUWG2000 wysokości EVRF2007

Teren oznaczony kolorem ZIEŁONYM został zaktualizowany pomiarem sytuacyjno-wysokościowym i inwentaryzacją urządzeń podziemnych w dniu 6.04.2021

Nie wyklucza się istnienia w terenie innych nie wykazanych na niniejszej mapie urządzeń podziemnych, które nie były zgłoszone do inwentaryzacji. Przy wykonywaniu mapy nie ustalono służebności gruntowych.

Pruszków dn. 9.04.2021 Wykonał:  
**GEODETA UPRAWNIONY**  
**Rafał Olewniczak**  
Nr uprawnień 19077 tel. 691-735-979

**OŚWIADCZENIE**

Na podstawie Art. 2 ust. 7a i 7b oraz Art. 12b ust. 5a-5c ustawy z dnia 17 maja 1989r. Prawo geodezyjne i kartograficzne (Dz.U. z 2020 r. poz. 276, 284, 782, 1086.) Oświadczam, że niniejszy dokument został opracowany w wyniku prac geodezyjnych i kartograficznych, których rezultaty zawiera operat techniczny przesłany do państwowego zasobu geodezyjnego i kartograficznego dla którego wydano POZYTYWNY protokół weryfikacji.

Jestem świadomy odpowiedzialności karnej za złożenie fałszywego oświadczenia. Niniejsza mapa może być wykorzystana w procesie budowlanym.

Identyfikator zgłoszenia pracy geodezyjnej	WGN.6640.1971.2021
Organ Służby Geodezyjnej i Kartograficznej, który otrzymał zgłoszenie pracy	Starosta Pruszkowski
Wykonawca prac geodezyjnych	ComplexGeo Rafał Olewniczak
Numer oraz data sporządzenia dokumentu zawierającego wynik pozytywnej weryfikacji	WGN.6640.1971.2021.1 z dnia 14.04.2021r.
Imię i nazwisko oraz numer uprawnień zawodowych kierownika prac	Rafał Olewniczak uprawnienia 19077

Woj. mazowieckie; powiat pruszkowski  
Jedn.ewidencyjna: Nadarzyn; Nr 0019  
Działki: 778/20  
Położenie: AL. Katowicka  
PUWG2000 i EVRF2007  
Nr ewidencji zgłoszenia: WGN.6640.1971.2021  
Skala 1 : 500

Opracowano systemem GEO-MAP. Wydrukowano w: ComplexGeo Rafał Olewniczak

<b>Opracował:</b>	Data: 03.2023 r.	Imię i Nazwisko: mgr inż. Krzysztof Klimczak
<b>Projektował:</b>	03.2023 r.	Inż. Krystyna Szczekarewicz upr. nr 31/97
<b>Inwestor:</b>	<b>GSG INDUSTRIA SP. Z O.O.</b> 70-750 SZCZECIN, UL. GRANITOWA 47	
<b>Jednostka projektowa:</b>	<b>GSG INDUSTRIA SP. Z O.O.</b> 70-750 SZCZECIN, UL. GRANITOWA 47	
<b>Nazwa inwestycji:</b>	BUDOWA PRZYŁĄCZA KANALIZACYJNEGO DO BUDYNKU CENTRUM BADAWCZO-ROZWOJOWEGO	
<b>Adres inwestycji:</b>	05-830 WOLICA, gmina Nadarzyn, powiat pruszkowski, woj. mazowieckie działka ewidencyjna nr 775/8, 778/20, obręb 0019,	
<b>Rodzaj opracowania:</b>	PROJEKT BUDOWLANY	
<b>Nazwa rysunku:</b>	PROJEKT ZAGOSPODAROWANIA TERENU	
<b>Skala:</b>	<b>Rozmiar [mm]:</b>	<b>Nr Rysunku:</b>
1:500	297x600	01
		<b>Rewizja:</b>
		A

